



Plano general de la Universitat Politècnica de València



- | Centros Centros | | Departaments Departamentos | | Departaments Departamentos | | Instituts i Centres d'Investigació Inst. i Centros de Inves. | | Instituts i Centres d'Investigació Inst. i Centros de Inves. | | Serveis universitaris Serveis universitarios | | Serveis universitaris Serveis universitarios | | Concesiones Concesiones | |
|----------------------------|---|----------------------------|--|--|---|--|--|--|--|--|---|--|--------------------------------|-------------------------|-----------------------|
| 2F | ETS d'Arquitectura | 71 | Enginyeria Cartogràfica, Geodèsica i Fotogramètria | 70 | Organització d'Empreses | 80 | Centre Valencià d'Estudis sobre el Risc (CVER) | 8R | Institut Univ. de Restauració del Patrimoni (IRP) | 6C | Centre de Sup. a la Innov., la Invest. i la Transf. de Tec. (CIT) | 3A | Paral·lel / Salas de Congresos | 00 | Caletera El Triángulo |
| 1B 1C | ETS d'Enginyeria d'Edificació | 72 | Enginyeria de la Construcció i de Projectes d'Eng. Civil | 3N | Pintrura | 81 | Institut Agroforestal Mediterrani (IAM) | 8F | Institut Univ. de Tecnologia del Patrimoni (ITP) | 6E | Centre de Formació Permanent (CFP) | 6B | Pinsoa coberta | 1B | Caletera La Vella |
| 7B | ETS d'Enginyeria del Disseny | 5C | Enginyeria de Sistemes i Automàtica | 20 | Projectes Arquitectònics | 7E | Institut de Ciència i Tecnologia Animal (ICTA) | 9E | Institut Univ. de Teleson. i Aplic. Multimèdia (TEAM) | 6E | Centre de Salut Laboral Juana Portaceli | 3A | Reclor | 5B | Farmàcia Politécnica |
| 71 | ETS d'Enginyeria Geològica, Cartogràfica i Topogràfica | 41 | Enginyeria del Terrany | 6J | Projectes d'Enginyeria | 4G | Institut de Ciència i Tecnologia del Fomage (ICTEFA) | 8E | Institut Univ. Mixt de Biol. Mol. i Cel. i Plantes (IBMCP) | 8E | Centre de Salut Laboral Juana Portaceli | 3F | Reclor | 5S | Farmàcia Politécnica |
| 1H 1J 1E | ETS d'Enginyeria Informàtica | 6E | Enginyeria Elèctrica | 5J | Projectes d'Enginyeria | 6G | Institut de Disseny per a la Fabricació i Prod. Autom. (IDF) | 9G | Institut Univ. Mixt de Biomecànica de València (IBV) | 9G | Centre de Salut Laboral Juana Portaceli | 3F | Reclor | 5S | Farmàcia Politécnica |
| 3H 3P | ETS d'Enginyeria Agronòmica i del Medi Natural | 7F | Enginyeria Elèctrica | 5M | Sistemes Informàtics i Computació | 8E | Institut d'Enginyeria Elèctrica (IEE) | 6C | Institut Univ. Mixt de Tecnologia Química (ITQ) | 6C | Centre de Salut Laboral Juana Portaceli | 3F | Reclor | 5S | Farmàcia Politécnica |
| 4H 4J | ETS d'Enginyers de Camins, Canals i Ports | 3E | Enginyeria Gràfica | 1F | Tecnologia d'Aliments | 5M | Institut de Gestió de la Innov. i del Coneixement (INGEIN) | 9G | Institut Univ. Mixt de Tecnologia Química (ITQ) | 6C | Centre de Salut Laboral Juana Portaceli | 3F | Reclor | 5S | Farmàcia Politécnica |
| 4D 4P | ETS d'Enginyers de Telecomunicació | 4B | Enginyeria Hidràulica i Medi Ambient | 3F | Tecnologia d'Aliments | 5M | Institut de Gestió de la Innov. i del Coneixement (INGEIN) | 9G | Institut Univ. Mixt de Tecnologia Química (ITQ) | 6C | Centre de Salut Laboral Juana Portaceli | 3F | Reclor | 5S | Farmàcia Politécnica |
| 5F 5N | ETS d'Enginyers Industrials | 4A | Enginyeria d'Infraestructura dels Transportes | 6J | Projectes d'Enginyeria | 5K | Institut de Seguretat Ind., Radiològica i Medicina (ISIRM) | 9G | Institut Univ. Mixt de Tecnologia Química (ITQ) | 6C | Centre de Salut Laboral Juana Portaceli | 3F | Reclor | 5S | Farmàcia Politécnica |
| 7J | Facultat d'Administració i Direcció d'Empreses | 6E | Enginyeria Mecànica i de Materials | 2A | Urbanisme | 9E | Institut de Tecnologia de Materials (ITM) | 6G | Institut Univ. Mixt de Tecnologia Química (ITQ) | 6C | Centre de Salut Laboral Juana Portaceli | 3F | Reclor | 5S | Farmàcia Politécnica |
| 3N 3M | Facultat de Belles Arts | 5K 5I | Enginyeria Mecànica i de Materials | 2A | Urbanisme | 6C | Institut de Tecnologia Elèctrica (ITE) | 6G | Institut Univ. Mixt de Tecnologia Química (ITQ) | 6C | Centre de Salut Laboral Juana Portaceli | 3F | Reclor | 5S | Farmàcia Politécnica |
| Departaments Departamentos | | 3F 3B 3P 3C | Enginyeria Rural i Agroalimentària | Instituts i Centres d'Investigació Inst. i Centros de Inves. | | 6C | Institut de Tecnologia Elèctrica (ITE) | 6G | Institut Univ. Mixt de Tecnologia Química (ITQ) | 6C | Centre de Salut Laboral Juana Portaceli | 3F | Reclor | 5S | Farmàcia Politécnica |
| 3J | Biotecnologia | 3N | Enginyeria Rural i Agroalimentària | 9B | Centre Avançat de Microbiologia d'Aliments (CAMA) | 6C | Institut de Tecnologia Elèctrica (ITE) | 6G | Institut Univ. Mixt de Tecnologia Química (ITQ) | 6C | Centre de Salut Laboral Juana Portaceli | 3F | Reclor | 5S | Farmàcia Politécnica |
| 7G | Ciència Animal | 7A | Enginyeria Rural i Agroalimentària | 8E | Centre de Biotecnologia i Enginyeria Tissue (CB) | 6C | Institut de Tecnologia Elèctrica (ITE) | 6G | Institut Univ. Mixt de Tecnologia Química (ITQ) | 6C | Centre de Salut Laboral Juana Portaceli | 3F | Reclor | 5S | Farmàcia Politécnica |
| 2F | Composició Arquitectònica | 2F | Enginyeria Rural i Agroalimentària | 7J | Centre d'Enginyeria Econòmica (NECO) | 6C | Institut de Tecnologia Elèctrica (ITE) | 6G | Institut Univ. Mixt de Tecnologia Química (ITQ) | 6C | Centre de Salut Laboral Juana Portaceli | 3F | Reclor | 5S | Farmàcia Politécnica |
| 3N | Comunicació Audiovisual, Documentació i Història de l'Art | 80 | Enginyeria Rural i Agroalimentària | 8K | Centre de Gestió de la Qualitat i del Canvi (CG) | 6C | Institut de Tecnologia Elèctrica (ITE) | 6G | Institut Univ. Mixt de Tecnologia Química (ITQ) | 6C | Centre de Salut Laboral Juana Portaceli | 3F | Reclor | 5S | Farmàcia Politécnica |
| 4P | Comunicacions | 1B | Enginyeria Rural i Agroalimentària | 8K | Centre de Gestió de la Qualitat i del Canvi (CG) | 6C | Institut de Tecnologia Elèctrica (ITE) | 6G | Institut Univ. Mixt de Tecnologia Química (ITQ) | 6C | Centre de Salut Laboral Juana Portaceli | 3F | Reclor | 5S | Farmàcia Politécnica |
| 4P | Comunicacions | 1B | Enginyeria Rural i Agroalimentària | 8K | Centre de Gestió de la Qualitat i del Canvi (CG) | 6C | Institut de Tecnologia Elèctrica (ITE) | 6G | Institut Univ. Mixt de Tecnologia Química (ITQ) | 6C | Centre de Salut Laboral Juana Portaceli | 3F | Reclor | 5S | Farmàcia Politécnica |
| 4P | Comunicacions | 1B | Enginyeria Rural i Agroalimentària | 8K | Centre de Gestió de la Qualitat i del Canvi (CG) | 6C | Institut de Tecnologia Elèctrica (ITE) | 6G | Institut Univ. Mixt de Tecnologia Química (ITQ) | 6C | Centre de Salut Laboral Juana Portaceli | 3F | Reclor | 5S | Farmàcia Politécnica |
| 4P | Comunicacions | 1B | Enginyeria Rural i Agroalimentària | 8K | Centre de Gestió de la Qualitat i del Canvi (CG) | 6C | Institut de Tecnologia Elèctrica (ITE) | 6G | Institut Univ. Mixt de Tecnologia Química (ITQ) | 6C | Centre de Salut Laboral Juana Portaceli | 3F | Reclor | 5S | Farmàcia Politécnica |
| 4P | Comunicacions | 1B | Enginyeria Rural i Agroalimentària | 8K | Centre de Gestió de la Qualitat i del Canvi (CG) | 6C | Institut de Tecnologia Elèctrica (ITE) | 6G | Institut Univ. Mixt de Tecnologia Química (ITQ) | 6C | Centre de Salut Laboral Juana Portaceli | 3F | Reclor | 5S | Farmàcia Politécnica |
| 4P | Comunicacions | 1B | Enginyeria Rural i Agroalimentària | 8K | Centre de Gestió de la Qualitat i del Canvi (CG) | 6C | Institut de Tecnologia Elèctrica (ITE) | 6G | Institut Univ. Mixt de Tecnologia Química (ITQ) | 6C | Centre de Salut Laboral Juana Portaceli | 3F | Reclor | 5S | Farmàcia Politécnica |
| 4P | Comunicacions | 1B | Enginyeria Rural i Agroalimentària | 8K | Centre de Gestió de la Qualitat i del Canvi (CG) | 6C | Institut de Tecnologia Elèctrica (ITE) | 6G | Institut Univ. Mixt de Tecnologia Química (ITQ) | 6C | Centre de Salut Laboral Juana Portaceli | 3F | Reclor | 5S | Farmàcia Politécnica |
| 4P | Com | | | | | | | | | | | | | | |




UNIVERSITAT
POLITÈCNICA
DE VALÈNCIA

Plànol general de la Universitat Politècnica de València. Campus de Gandia

Plano general de la Universidad Politécnica de Valencia. Campus de Gandia

Universitat Politècnica de València location map. Gandia Campus Site

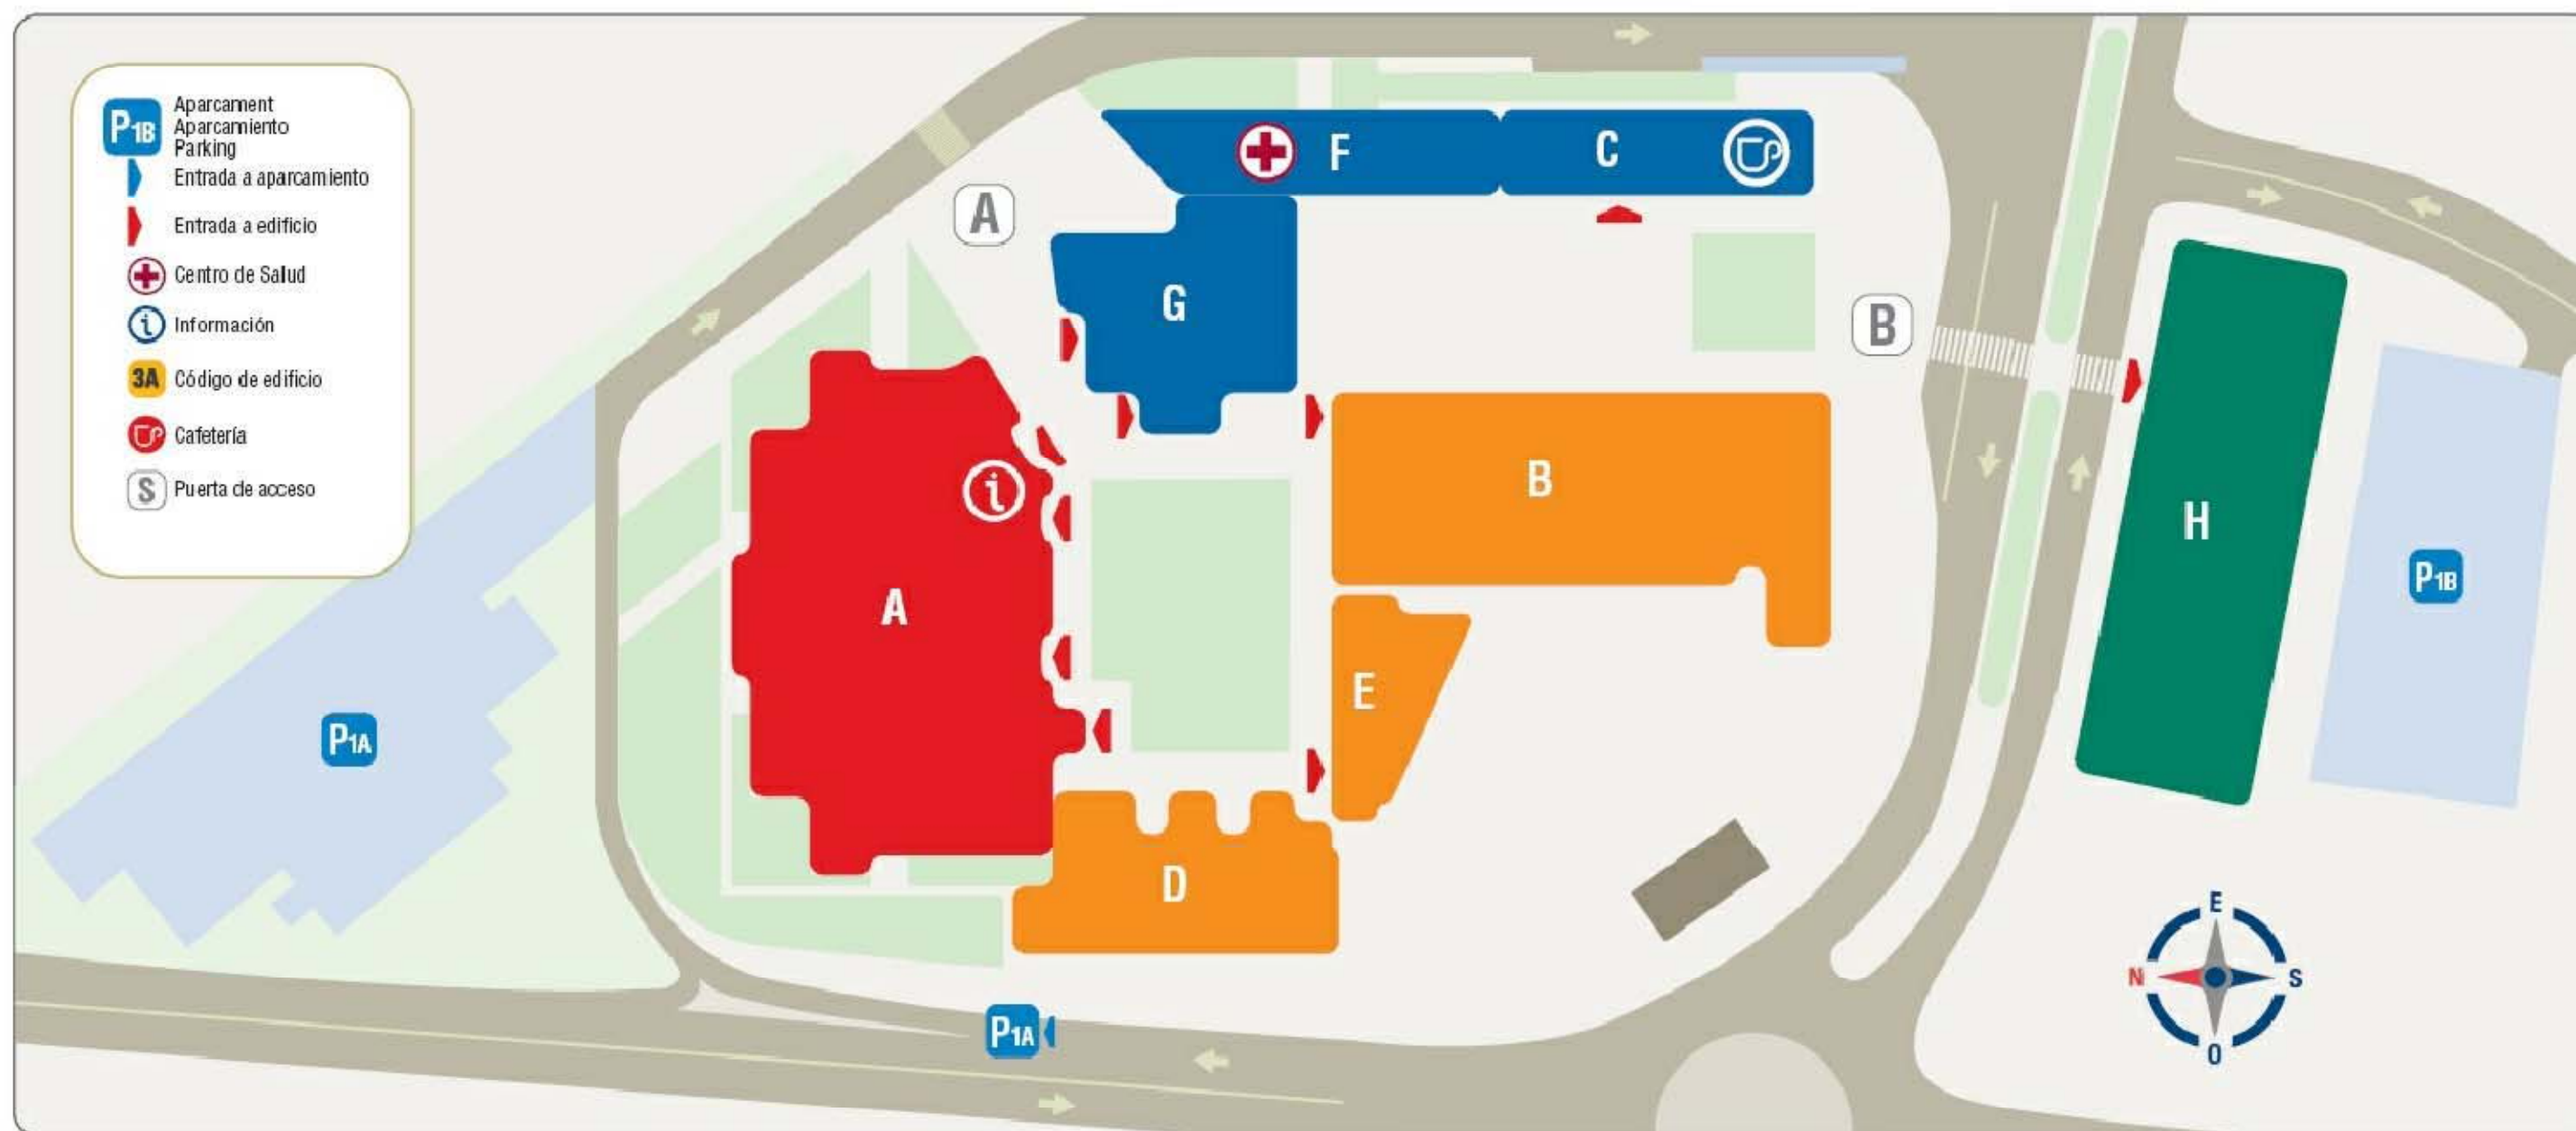

A

Aulari
Aulario
Classroom

Informació
Información
Information Point

Esports
Deportes
Sport Center

Lab del'àrea de Comunicació Audiovisual
Lab del área de Comunicación Audiovisual
Lab of the area of Audio-visual Communication

B

Lab. Àrea Telecomunicacions
Lab. Área Telecomunicaciones
Telecommunications Labs Area

Despatxos
Despachos
Professor Chambers

Delegació d'alumnes
Delegación de alumnos
Delegation of students

Reprografia
Reprografía
Reprographics

C

Cafeteries
Cafeterías
Cafeteria

Sales esportives
Salas deportivas
Sport rooms

D

Lab. àrea mediambient
Lab. área medioambiente
Environment Labs Area

Despatxos
Despachos
Professor Chambers

E

Lab. àrea mediambient
Lab. área medioambiente
Environment Labs Area

Despatxos
Despachos
Professor Chambers

F

Secretaria
Secretaría
Secretary's office

Direcció
Dirección
Director's office

Serveis al Campus
Servicios al Campus
Services Gandia campus

G

Aula Magna
Aula Magna

Sales de Conferències
Salas de conferencias

H


CRAI
CRAI

Centre d'autoprentatge de llengües
Centro de autotendización de lenguas

Espais informatics
Espacios informáticos

Despatxos
Despachos


Biblioteca
Biblioteca

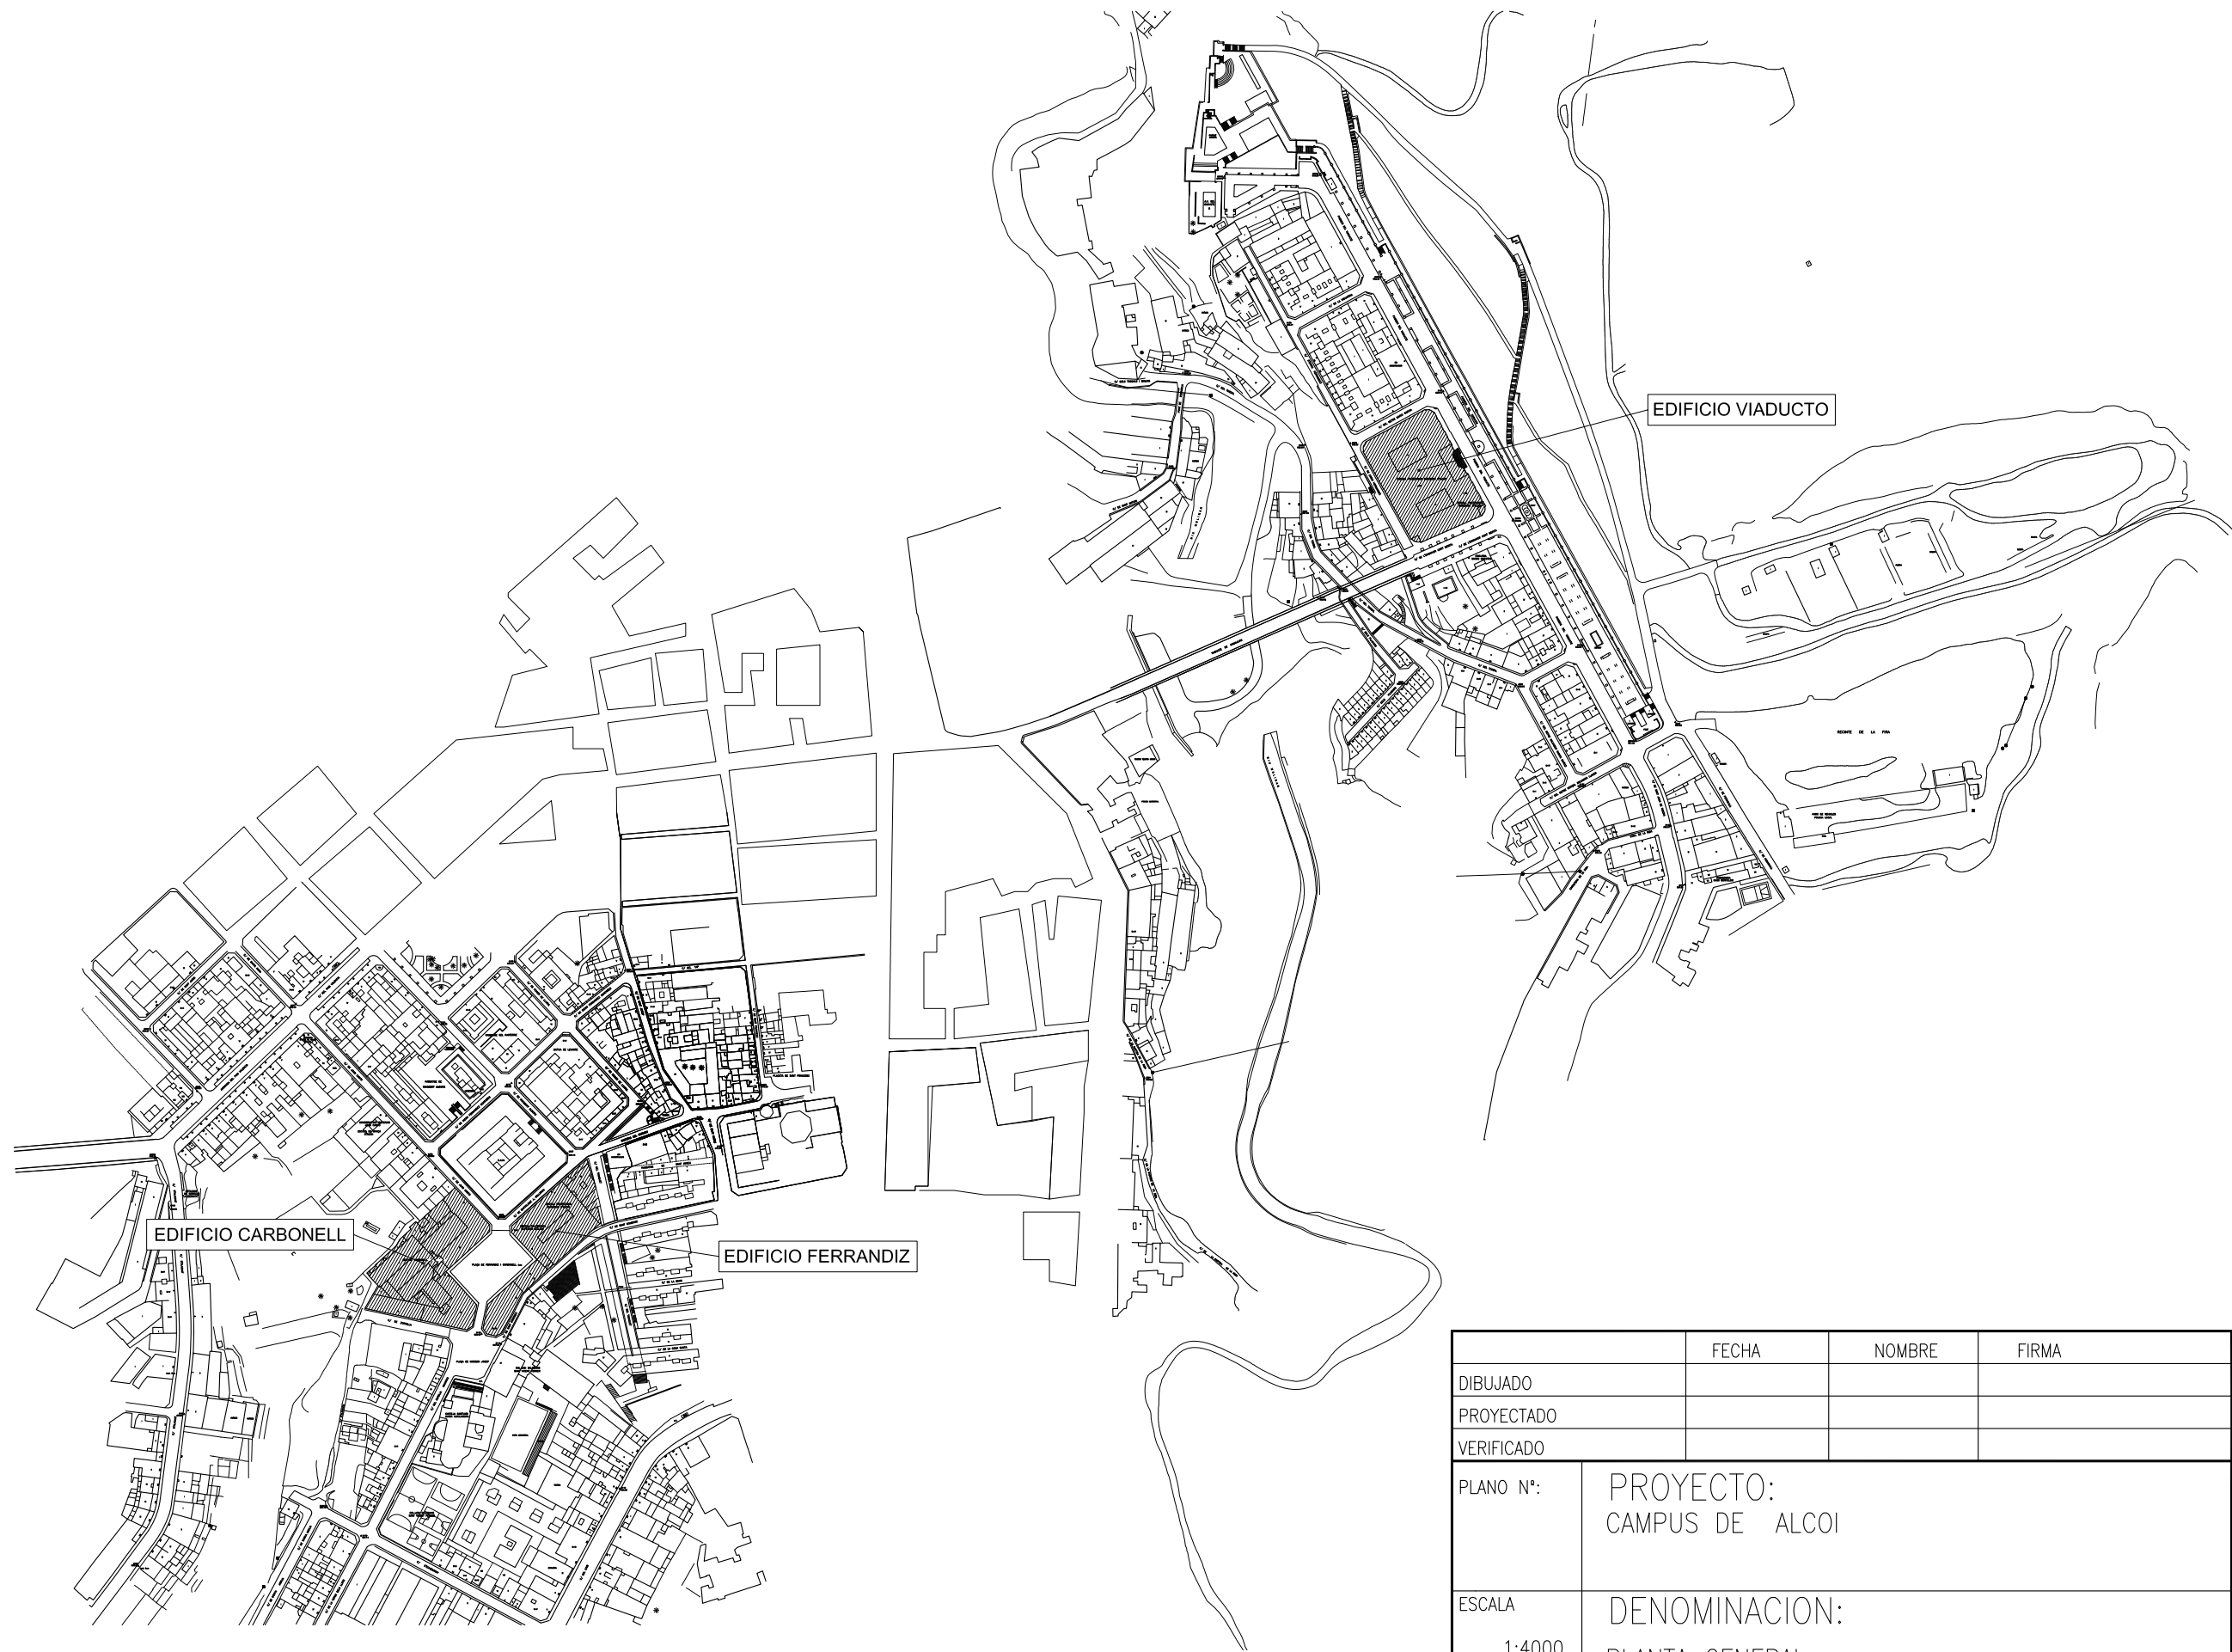

	FECHA	NOMBRE	FIRMA		
DIBUJADO					
PROYECTADO					
VERIFICADO					
PLANO N°:	PROYECTO: CAMPUS DE ALCOI				
ESCALA 1:4000	DENOMINACION: PLANTA GENERAL				
REVISION	PROYECTO N°	DIRECTORIO	ARCHIVO	CLIENTE	9001
0					NO



DETALLE PLANTA PRIMERA
ZONA ÁGORA

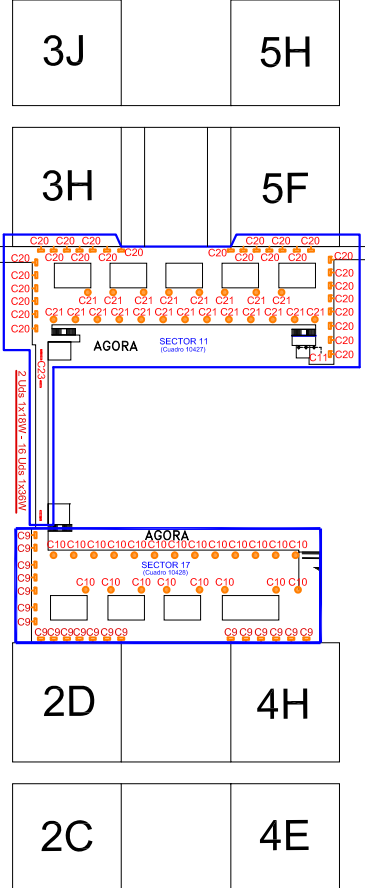

1A MODULO EXENTO 1
1B ETSGE
1C Ampliación ETSGE
1D MODULO EXENTO 2
1E FACULTAD INFORMÁTICA
1F DSIC
1G ETSINF
1H MULTISUS F. INF.

2A ETSIA5
2B ETSIA3
2C ETSIA4
2D ETSIA2
2E RECTORADO
2F ETSIA1
2G LOCALES COMERCIALES
3A RECTORADO
3B ETSIA7
3C ETSIA8
3D LOCALES COMERCIALES
3E ETSIA0
3F ETSIA4
3G ETSIA5
3H ETSIA6
3I ETSIA2
3J ETSIA3
3K ETSIA1
3L FACULTAD BB.AA.
3M AULARIO BB.AA.
3N MULTISUS F.BB.AA.
3O ETSMRE

4A ETSICCP6
4B ETSICCP7
4C ETSICCP8
4D ETSIT
4E ETSICCP4
4F ETSICCP5
4G CAMINOS2
4H ETSICCP1
4I ETSICCP2
4J ETSICCP3
4K CASA DEL ALUMNO
4L BIBLIOTECA
4M LOCALES COMERCIALES
4N SEDE ASIC
5B LOCALES COMERCIALES
5C ETSII D4
5D ETSII D5
5E ETSII D6
5F ETSII D1
5G ETSII D7
5H ETSII D2
5I ETSII D8
5J ETSII D3
5K ETSII D9
5L ETSII D10
5M ETSII D11
5N ETSII AULARIO D0
5O ALMACENES
5P INVERNADEROS
5Q EDIFICIOS AUXILIARES

6A PABELLÓN POLIDEPORTIVO
6B COLEGIO GALILEO GALILEI
6C I.D.I.1
6D I.D.I.2
6E GABINETE MÉDICO
6F PISCINA CUBIERTA
6G II-12
7A I3
7B EUITI o ETSID
7C EDIFICIO DEPORTES
7D DOEEFC
7E DIEO
7F DCAN
7H GRANJAS
7I ETS GEODES
7J FADE

8A I.T.E
8B I.D.I. 5 Fase 3
8C I.T.Q
8D MICROSCOPIA ELECT.
8E I.D.I. 5 Fase 2
8F C.T. NANOFOTÓNICA
8G I.D.I. 5 Fase 1
8H POLIVALENTE 1 (PROV.)
8I INVERNADERO
8J INVERNADERO
8K POLIVALENTE 2 (IDIOMAS PROV.)
8L POLIVALENTE 3 (FISICA PROV.).


9A TRINQUETE
9B I.D.I.4
9C I.D.I.3
9D COMEDOR
9E SEDE CEDAT
9F NAVE 1
9G COMPLEJO MODULAR
9H NAVE 2
9I NAVE 3
9J NAVE 4

ELABORADO	FECHA	NOMBRE	PRUEBA
PROYECTADO			
VERIFICADO			
PLANO N.º	PROYECTO: ALUMBRADO PÚBLICO		
ESCALA 1:2000	DENOMINACION: PLANTA GENERAL		
REVISIÓN	PROYECTO N.º	DIRECCIÓN	ARCHIVO
		CUENTA	3001
			10



LEYENDA DE SIMBOLOS

Símbolo	Tipo	Potencia	Lámpara	Tipo de Luminaria	Símbolo	Tipo	Potencia	Lámpara	Tipo de Luminaria
T01	26W	PLC	Baliza Empotrada Suelo	T26	125W	VM	Columna (4m)		
T02	13W	PLC	Baliza Empotrada Suelo	T27	100W	SAP	Columna (4m)		
T03	160W	ML	Luminaria Empotrada Suelo	T28	100W	SAP	Brazo Mural		
T04	13W	PLC	Baliza Suelo	T29	15W	PLE	Globo Brazo Mural		
T05	13W	PLC	Baliza Suelo	T30	70W	SAP	Columna (5m)		
T06	23W	PLE	Baliza Suelo	T31	250W	HM	Columna (5m)		
T07	36W	PLL	Columna Jardín	T32	250W	HM	Luminaria Mural		
T08	26W	PLC	Baliza Suelo	T33	250W	SAP	Columna (8m)		
T09	23W	PLC	Luminaria Mural	T34	2x250W	HM	Columna Cruceta Proyectores (8m)		
T10	10W	PLC	Baliza Empotrada Muro	T35	2x400W	HM	Columna Cruceta Proyectores (8m)		
T11	35W	SAP	Luminaria Empotrada Muro	T36	2x400W	HM	Columna Cruceta Proyectores (8m)		
T12	18W	TFL	Luminaria Fluorescente	T37	150W	HM	Columna Proyector (5m)		
T13	36W	TFL	Luminaria Fluorescente	T38	250W	HM	Columna Proyector (5-8m)		
T14	2x36W	TFL	Luminaria Fluorescente	T39	2x250W	HM	Columna Proyector (8m)		
T15	70W	SAP	Foco Suelo	T40	2x100W	SAP	Columna Cruceta (8m)		
T16	2x18W	PLC	Columna Jardín	T41	250W	SAP	Columna (12m)		
T17	2x18W	TFL	Luminaria Mural	T42	2x250W	SAP	Columna Cruceta (12m)		
T18	400W	SAP	Columna Decorativa	T43	6x250W	SAP	Columna Proyectores (12m)		
T19	2x80W	VM	Luminaria Hornigón	T44	8x400W	HM	Columna Proyectores (25m)		
T20	80W	VM	Columna Globo	T45	33x2x58W	TF	Columna Decorativa (15m)		
T21	80W	VM	Globo Brazo Mural	T46	7x2000W	HM	Columna Proyectores (25m)		
T22	70W	SAP	Columna Globo	T47	48x2000W	HM	Columna Proyectores (30m)		
T23	70W	SAP	Globo Brazo Mural	T48	575W	HM	Proyector Direccional Suelo		
T24	150W	SAP	Columna Globo	T49	150W	HM	Proyector Direccional Suelo		
T25	150W	SAP	Globo Brazo Mural	T50	70W	SAP	Luminaria Mural		

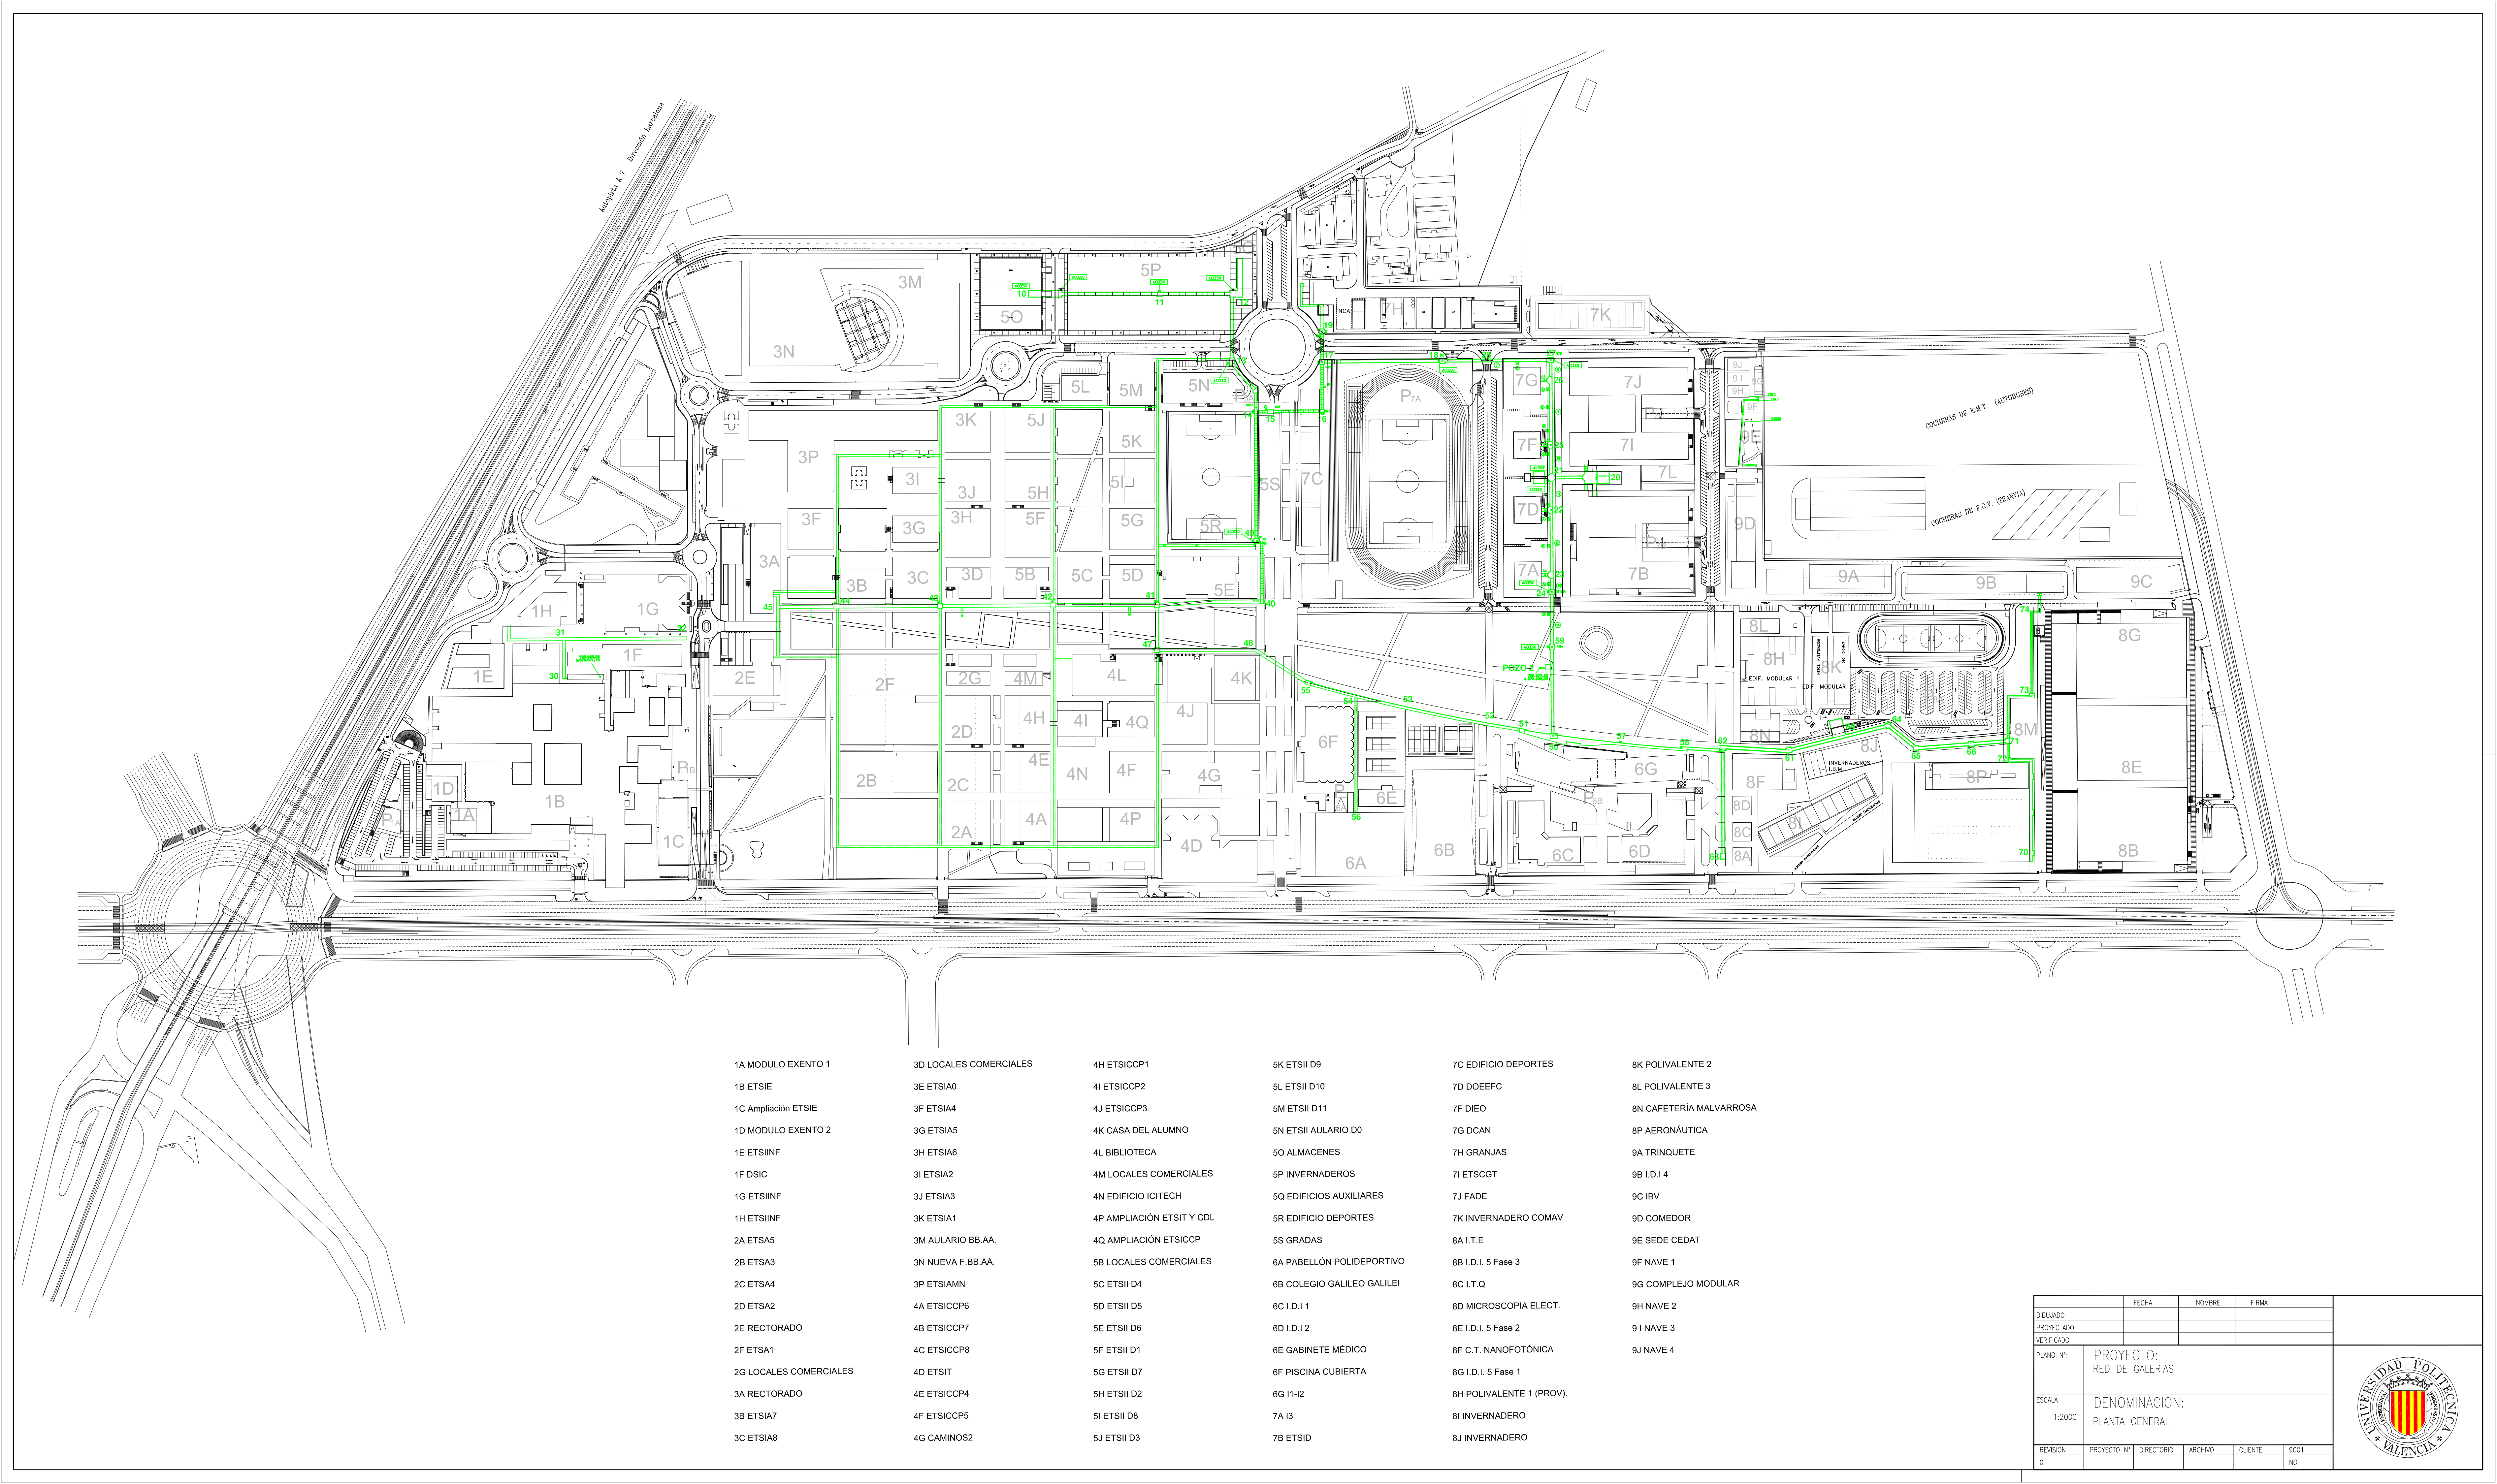

1A MODULO EXENTO 1
1B ETSIE
1C Ampliación ETSIE
1D MODULO EXENTO 2
1E ETSIINF
1F DSIC
1G ETSIINF
1H ETSIINF
2A ETSIA5
2B ETSIA3
2C ETSIA4
2D ETSIA2
2E RECTORADO
2F ETSIA1
2G LOCALES COMERCIALES
3A RECTORADO
3B ETSIA7
3C ETSIA8

3D LOCALES COMERCIALES
3E ETSIA0
3F ETSIA4
3G ETSIA5
3H ETSIA6
3I ETSIA2
3J ETSIA3
3K ETSIA1
3M AULARIO BB.AA.
3N NUEVA F.BB.AA.
3P ETSIAMN
4A ETSICCP6
4B ETSICCP7
4C ETSICCP8
4D ETSIT
4E ETSICCP4
4F ETSICCP5
4G CAMINOS2

4H ETSICCP1
4I ETSICCP2
4J ETSICCP3
4K CASA DEL ALUMNO
4L BIBLIOTECA
4M LOCALES COMERCIALES
4N EDIFICIO ICITECH
4P AMPLIACIÓN ETSIT Y CDL
4Q AMPLIACIÓN ETSICCP
5B LOCALES COMERCIALES
5C ETSII D4
5D ETSII D5
5E ETSII D6
5F ETSII D1
5G ETSII D7
5H ETSII D2
5I ETSII D8
5J ETSII D3

5K ETSII D9
5L ETSII D10
5M ETSII D11
5N ETSII AULARIO D0
5O ALMACENES
5P INVERNADEROS
5Q EDIFICIOS AUXILIARES
5R EDIFICIO DEPORTES
5S GRADAS
6A PABELLÓN POLIDEPORTIVO
6B COLEGIO GALILEO GALILEI
6C I.D.I.1
6D I.D.I.2
6E GABINETE MÉDICO
6F PISCINA CUBIERTA
6G I1-I2
7A I3
7B ETSID


7C EDIFICIO DEPORTES
7D DOEFC
7F DIEO
7G DCAN
7I ETSCGT
7J FADE
7K INVERNADERO COMAV
8A I.T.E
8B I.D.I. 5 Fase 3
8C I.T.Q
8D MICROSCOPIA ELECT.
8E I.D.I. 5 Fase 2
8F C.T. NANOFOTÓNICA
8G I.D.I. 5 Fase 1
8H POLIVALENTE 1 (PROV.)
8I INVERNADERO
8J INVERNADERO

8K POLIVALENTE 2
8L POLIVALENTE 3
8N CAFETERÍA MALVARROSA
8P AERONÁUTICA
9A TRINQUETE
9B I.D.I.4
9C IBV
9D COMEDOR
9E SEDE CEDAT
9F NAVE 1
9G COMPLEJO MODULAR
9H NAVE 2
9I NAVE 3
9J NAVE 4

	FECHA	NOMBRE	FIRMA
DIBUJADO			
PROYECTADO			
VERIFICADO			
PLANO N°:	PROYECTO: RED DE GALERÍAS		
ESCALA 1:2000	DENOMINACIÓN: PLANTA GENERAL		
REVISION	PROYECTO N°	DIRECTORIO	ARCHIVO
0			CLIENTE
			9001
			NO



A1= 10.000 KVA
A2= 8.000 KVA
A3= 12.530 KVA
A4= 10.600 KVA
PI GE= 8.755 KVA + (250 KVA)

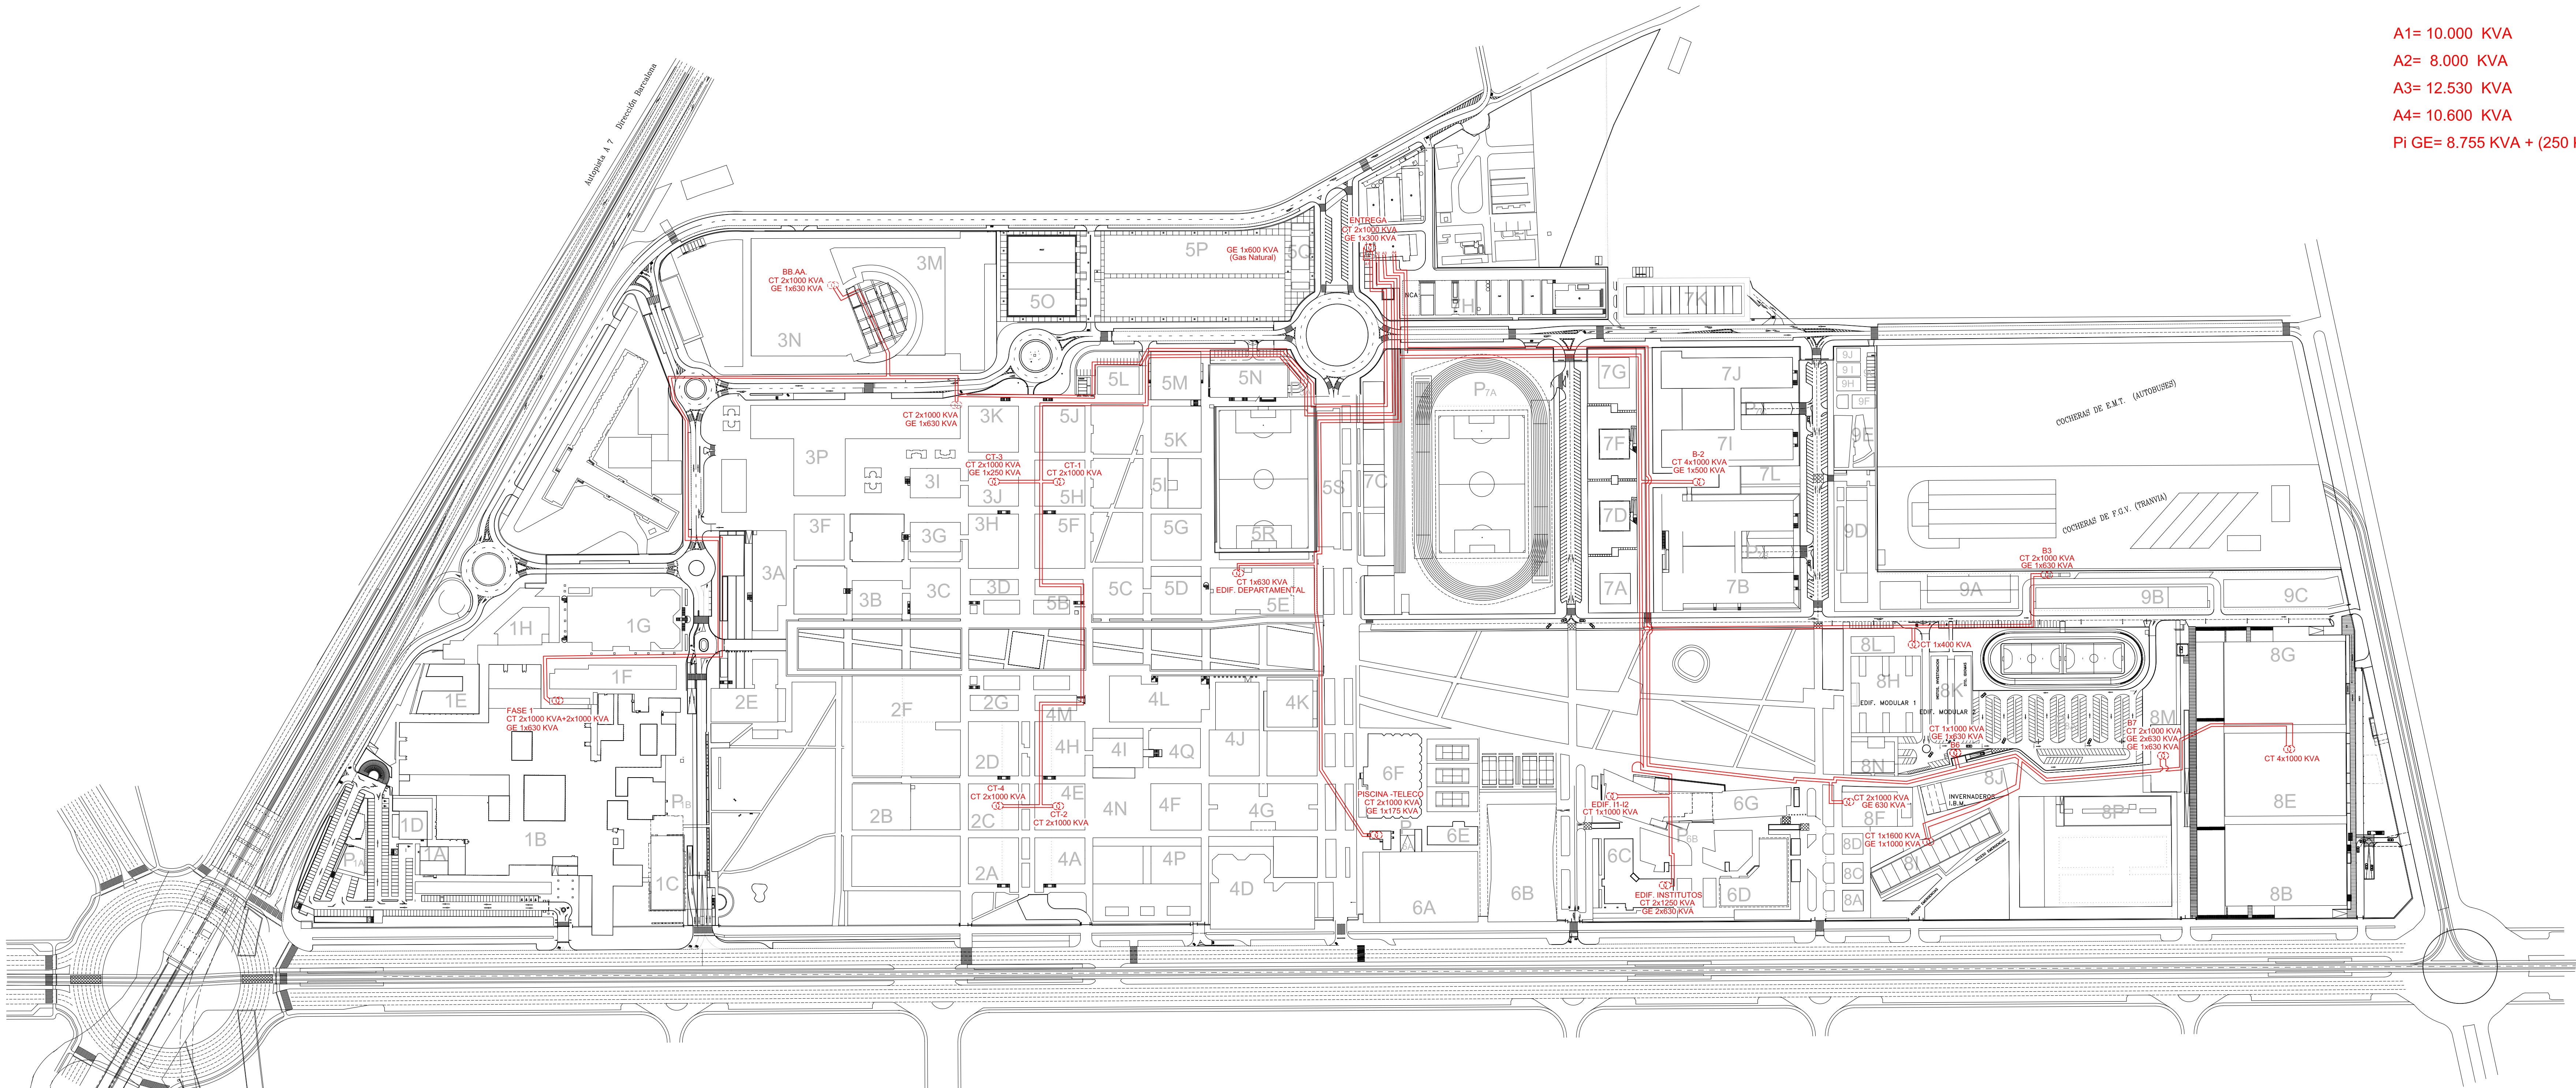

1A MODULO EXENTO 1
1B ETSIE
1C Ampliación ETSIE
1D MODULO EXENTO 2
1E ETSIINF
1F DSIC
1G ETSIINF
1H ETSIINF
2A ETSIA5
2B ETSIA3
2C ETSIA4
2D ETSIA2
2E RECTORADO
2F ETSIA1
2G LOCALES COMERCIALES
3A RECTORADO
3B ETSIA7
3C ETSIA8

3D LOCALES COMERCIALES
3E ETSIA0
3F ETSIA4
3G ETSIA5
3H ETSIA6
3I ETSIA2
3J ETSIA3
3K ETSIA1
3M AULARIO BB.AA.
3N NUEVA F.BB.AA.
3P ETSIAMN
3Q ETSICCP6
4A ETSICCP6
4B ETSICCP7
4C ETSICCP8
4D ETSIT
4E ETSICCP4
4F ETSICCP5
4G CAMINOS2

4H ETSICCP1
4I ETSICCP2
4J ETSICCP3
4K CASA DEL ALUMNO
4L BIBLIOTECA
4M LOCALES COMERCIALES
4N EDIFICIO ICITECH
4P AMPLIACIÓN ETSIT Y CDL
4Q AMPLIACIÓN ETSICCP
5B LOCALES COMERCIALES
5C ETSII D4
5D ETSII D5
5E ETSII D6
5F ETSII D1
5G ETSII D7
5H ETSII D2
5I ETSII D8
5J ETSII D3

5K ETSII D9
5L ETSII D10
5M ETSII D11
5N ETSII AULARIO D0
5O ALMACENES
5P INVERNADEROS
5Q EDIFICIOS AUXILIARES
5R EDIFICIO DEPORTES
5S GRADAS
6A PABELLÓN POLIDEPORTIVO
6B COLEGIO GALILEO GALILEI
6C I.D.I.1
6D I.D.I.2
6E GABINETE MÉDICO
6F PISCINA CUBIERTA
6G I1-I2
7A I3
7B ETSID

7C EDIFICIO DEPORTES
7D DOEFC
7F DIEO
7G DCAN
7I ETSIGT
7J FADE
7K INVERNADERO COMAV
8A I.T.E
8B I.D.I. 5 Fase 3
8C I.T.Q
8D MICROSCOPIA ELECT.
8E I.D.I. 5 Fase 2
8F C.T. NANOFOTÓNICA
8H POLIVALENTE 1 (PROV.)
8I INVERNADERO
8J INVERNADERO

8K POLIVALENTE 2
8L POLIVALENTE 3
8N CAFETERÍA MALVARROSA
8P AERONÁUTICA
9A TRINQUETE
9B I.D.I.4
9C IBV
9D COMEDOR
9E SEDE CEDAT
9F NAVE 1
9G COMPLEJO MODULAR
9H NAVE 2
9I NAVE 3
9J NAVE 4

	FECHA	NOMBRE	FIRMA
DIBUJADO			
PROYECTADO			
VERIFICADO			
PLANO N.º	PROYECTO: RED DE MEDIA TENSIÓN		
ESCALA 1:2000	DENOMINACION: PLANTA GENERAL		
REVISION	PROYECTO N.º	DIRECTORIO	ARCHIVO
0			
	CLIENTE	9001	NO

