


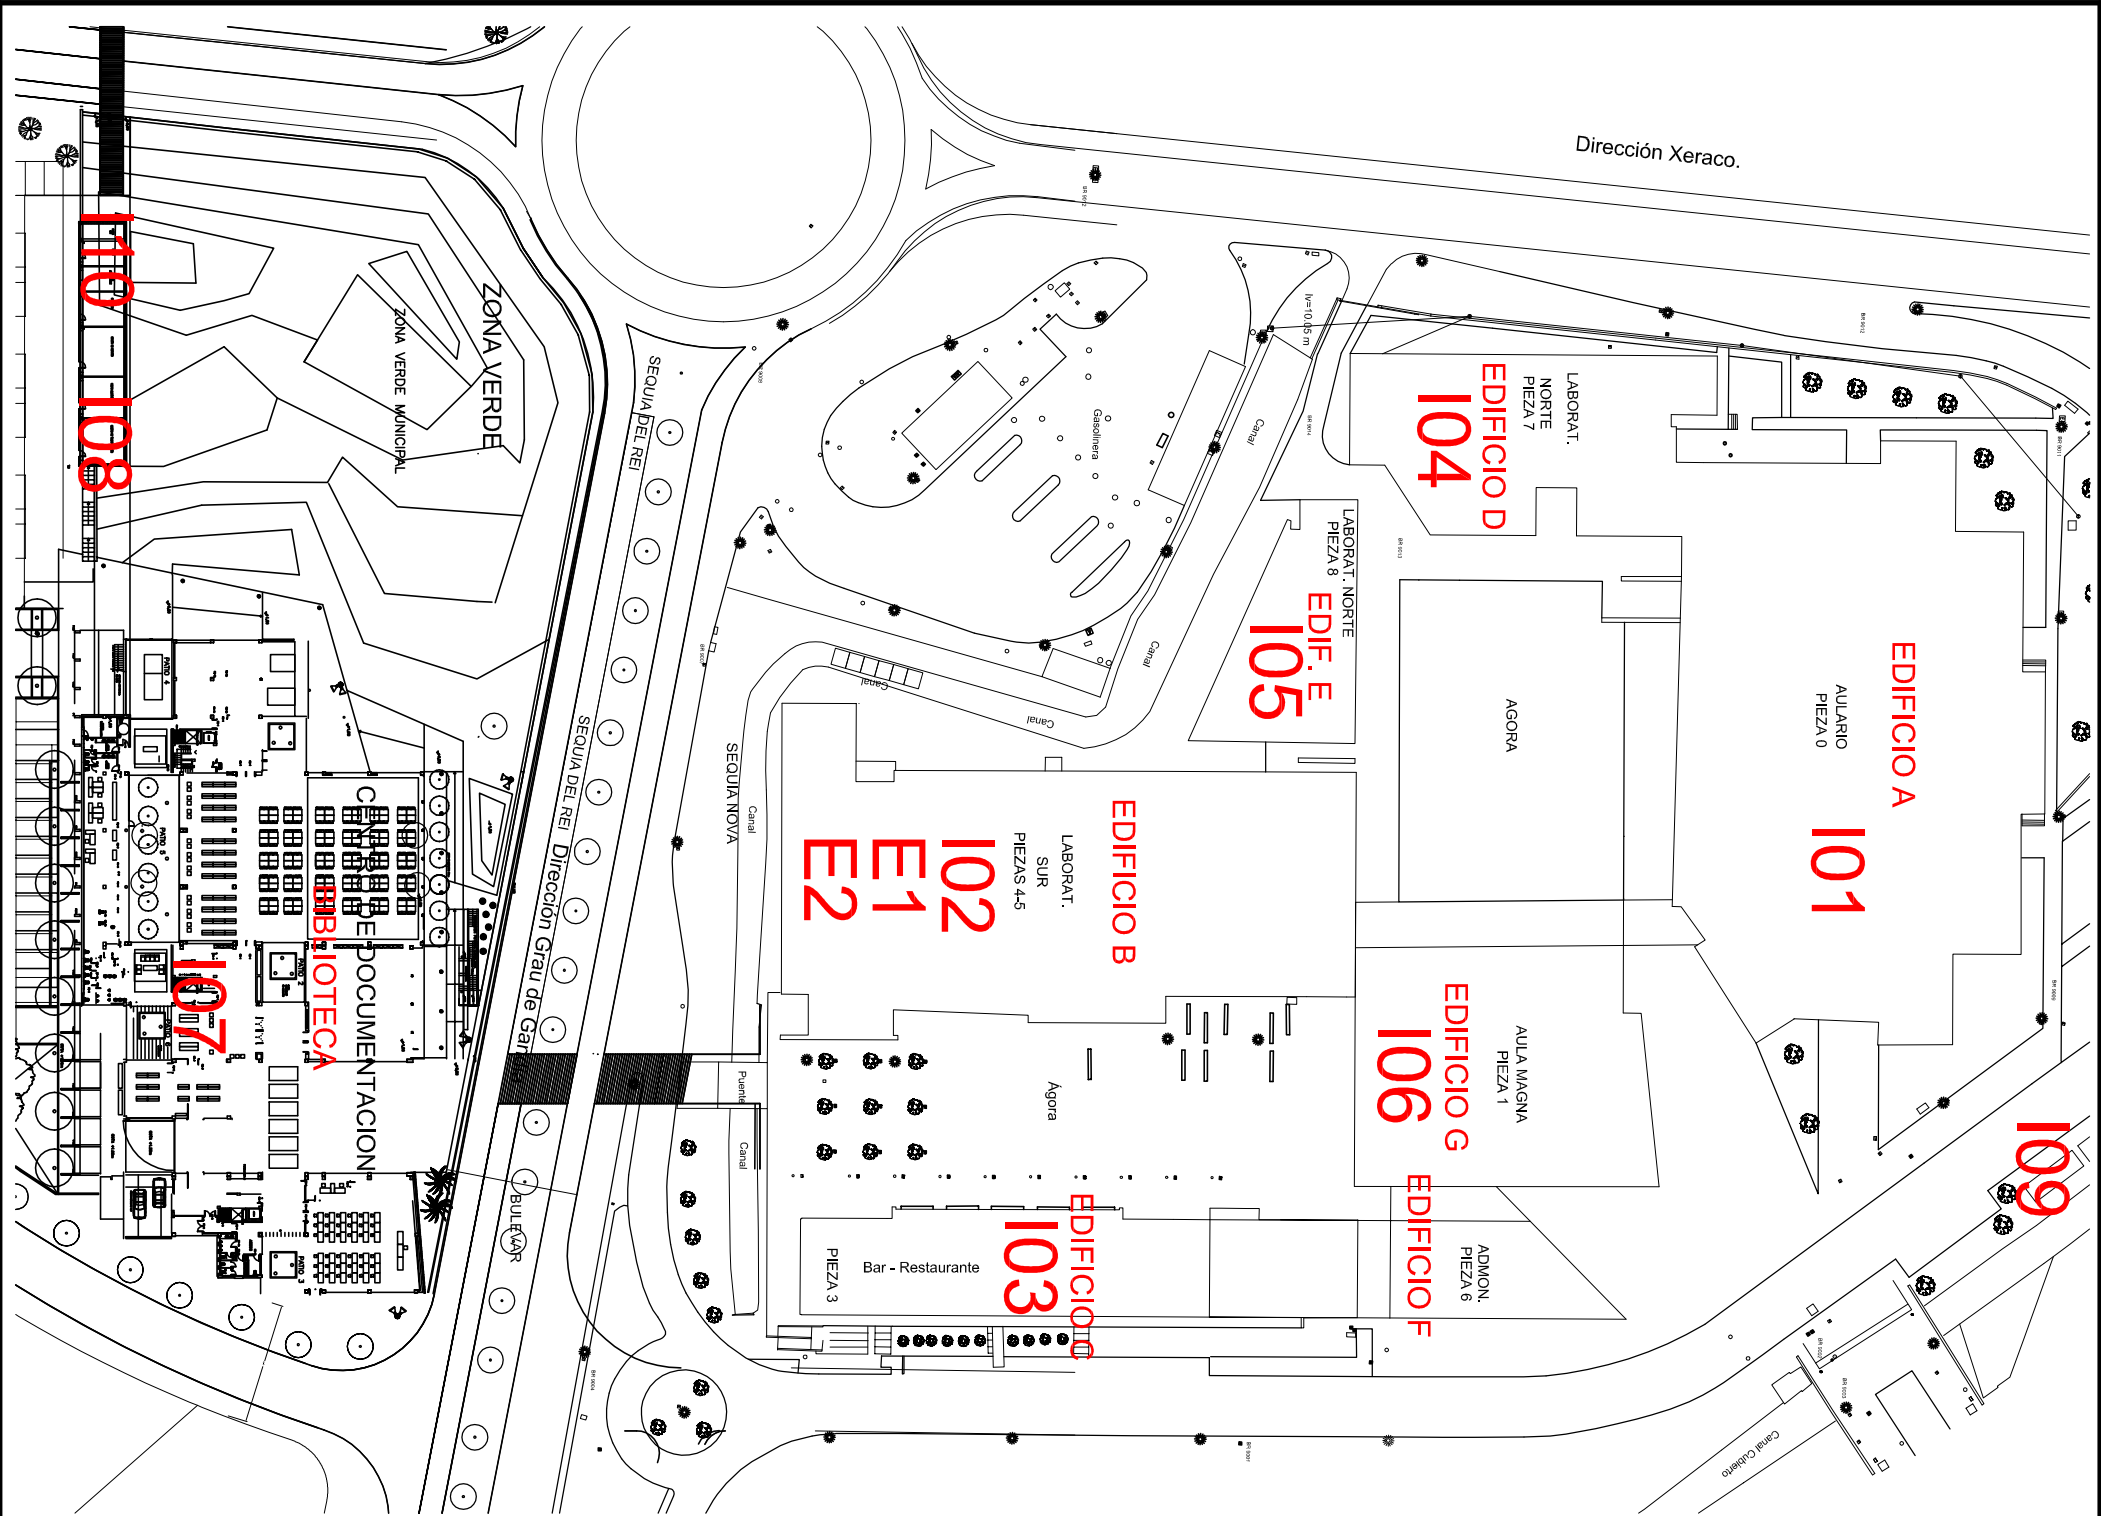

Orden	Edificio	Dependencia	Ubicación de la central	Artículo
E1	GANB	GANDIA EDIFICIO B	RADIO	CENTRAL EXTINCIÓN
E2	GANB	GANDIA EDIFICIO B	T.V.	CENTRAL EXTINCIÓN
I01	GANA	GANDIA EDIFICIO A	RECEPCIÓN AULARIO	CENTRAL DE DETECCIÓN CONVENCIONAL
I02	GANB	GANDIA EDIFICIO B	RECEPCIÓN	CENTRAL DE DETECCIÓN ANALÓGICA
I03	GANC	GANDIA EDIFICIO C	VESTUARIOS EXTERIORES	CENTRAL DE DETECCIÓN CONVENCIONAL
I04	GAND	GANDIA EDIFICIO D	PATINILLO PLANTA BAJA	CENTRAL DE DETECCIÓN ANALÓGICA
I05	GANF	GANDIA EDIFICIO E	CUARTO DE CUADROS	CENTRAL DE DETECCIÓN ANALÓGICA
I06	GANFG	GANDIA EDIFICIO F Y G	SALA DE ESTUDIO P.B.	CENTRAL DE DETECCIÓN ANALÓGICA
I07	GANBIB	BIBLIOTECA GANDIA	PASILLO CONSERJERIA	CENTRAL DE DETECCIÓN ANALÓGICA
I08	C.T.	BIBLIOTECA GANDIA C.T.	CENTRO DE TRANSFORMACIÓN	CENTRAL DE DETECCIÓN CONVENCIONAL
I09	C.T.	PREFABRICADO GANDIA	CENTRO DE TRANSFORMACIÓN	CENTRAL DE DETECCIÓN CONVENCIONAL
I10	GANGAL	GALERÍA BIBLIOTECA GANDIA	SALA BOMBAS	CENTRAL DE DETECCIÓN ANALÓGICA



POLIGONO INDUSTRIAL "EL OLIVERA"

SECTOR NP-III

C/V Parcela 16 Nave 1-9 C.P. 46394

Riba-roja del Turia (Valencia) España

Tel: (+34) 96.164.32.40 Tel: (+34) 96.164.31.92

email: info@solerprevencion.com

www.solerprevencion.com

DIBUJADO

PROYECTADO

REVISADO

JUNIO 2014

JUNIO 2014

JUNIO 2014

T. MORENO

J. SOLAGUREN

J. SOLAGUREN

FIRMA

FORMATO:

A3

CAMPUS GANDIA – UBICACIÓN CENTRALES

Nº Plano: 01

Sustituye a:

Sustituido por:

ESCALA:

1 / 1000

CLIENTE:

UNIVERSIDAD POLITÉCNICA DE VALENCIA