


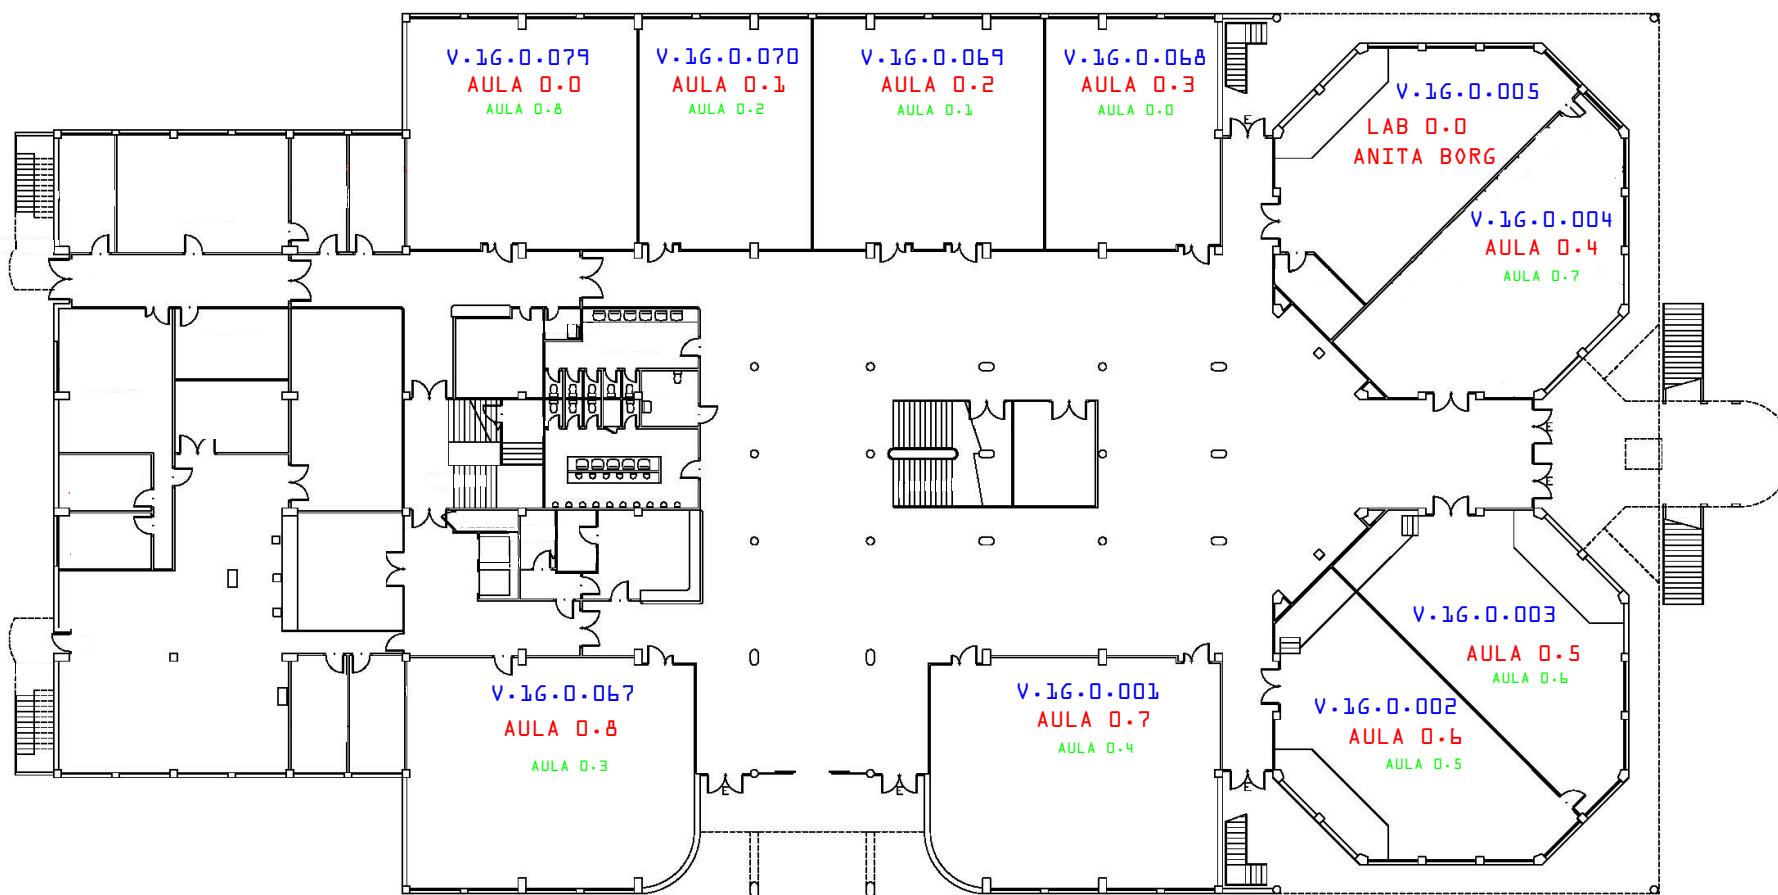

UNIVERSIDAD POLITÉCNICA DE VALENCIA
VICERRECTORADO DE INFRAESTRUCTURAS
Y MANTENIMIENTO

Concepto:
Edificio 1G
Planta baja

Escala:
1:250

Fecha:
Jun. 14

ID UPV
NOMBRE ACTUAL
NOMBRE ANTIGUO

etsinf

